

OBIEKT: TRZEBIEŻ UL. KWIATKOWSKIEGO
DZ. NR 389/23

Obręb: 0113 TRZEBIEŻ 3
Jednostka ewidencyjna: 321104_5 Police - obszar wiejski
Powiat: 3211 Policki
Województwo: 32 Zachodniopomorskie

AirGeo
ul. Batalionów chłopskich 32
70-764 Szczecin
tel. 607 626 500

(Jednostka wykonawstwa geodezyjnego)

SKALA: 1:500
Układ współrzędnych: PUWG 2000
Układ odniesienia wysokości: Kronsztadt

Wykonano metodą: a) rastrowo b) wektorowo:
skanowanie, kalibracja, digitalizacja rastra

Kierownik roboty
Grażyna Deka
upr.geod. 15506

Wykonano w ramach roboty geodezyjnej:
GK.6640.2479.2016
Zgłoszonej w WGKiK SP w Policach

Mapę do celów projektowych sporządzono przy wykorzystaniu:
1. Mapy zasadniczej w skali 1:500 sekcje: 5.205.17.11.1.3, 5.205.17.11.3.1
2. Danych branzowych części uzbrojenia podziemnego
3. Pomiaru zieleni wysokiej i pomników przyrody oraz pomiaru innych obiektów wskazanych przez projektanta
4. Opracowanych geodezyjnie elementów planu zagospodarowania przestrzennego (linie rozgraniczające, linie regulacyjne, osie ulic)

W zakresie opracowania znajdują się punkty osnowy geodezyjnej nr: 11031, 11041, 25000

Granice i nr działek ewidencyjnych według danych WGKiK SP w Policach, z dnia: 14.11.2016r.

Rejestracja:

Na mapie do celów projektowych wykazano następujące uzgodnione przez ZUDP projekty sieci uzbrojenia terenu: BRAK

Informacje dodatkowe

- zakres opracowania
- Redakcja znaków zgodna z Rozporządzeniem MAiC z dnia 02.11.2015r. (Dz. U. 2015 nr 0 poz. 2028)
- Mapa nadaje się do celów projektowych w zakresie pomiaru.
- Stopień kartometryczności mapy do celów projektowych jest zgodny z Rozporządzeniem MSWiA z dnia 9.11.2011 r. (Dz.U. 2011 nr 263 poz. 1572)
- Wszystkie trwałe obiekty budowlane podlegają wytyczeniu przez jednostkę wykonawstwa geodezyjnego.
- Nie wyklucza się istnienia w terenie również uzbrojenia, o którym brak było informacji branzowych i nie zostały odnalezione w terenie w czasie inwentaryzacji geodezyjnej.
- *Opracowanie nie dotyczy przypadku opisanego w § 79 ust. 5 rozporządzenia MSWiA z dnia 9.11.2011 r. (Dz. U. Nr 263, poz. 1572)
- Nie ustalano służebności gruntowej określonej §80 ust. 4 rozporządzenia MSWiA z dnia 9.11.2011 r. (Dz. U. Nr 263, poz. 1572)
- Udostępnianie i rozpowszechnianie otrzymanych materiałów jest zabronione: art.18 Ustawy Prawo Geodezyjne i Kartograficzne (Dz. U. z 2010 r. nr 193, poz. 1287 ze zm.)
- Mapę do celów projektowych sporządzono przy wykorzystaniu mapy zasadniczej w układzie 1965/3 sekcje: 331.331.(0544, 1022)

 
Uzbrojenie podziemne opracowano na podstawie:

- Pośredniego ustalenia przebiegu aparaturą elektromagnetyczną - z literą A
- Bezpośrednich pomiarów powykonawczych - bez litery W związku z tym w części 1 nie gwarantuje się kompletności, a dokładność położenia uzbrojenia na mapie może być niższa od dokładności kartometrycznej mapy

Kierownik jednostki wykonawstwa geodezyjnego


Aktualność mapy do celów projektowych na dzień: 05.04.2017r.

54 68 250,00
59 47 500,00



389/3
Bi

1094/3

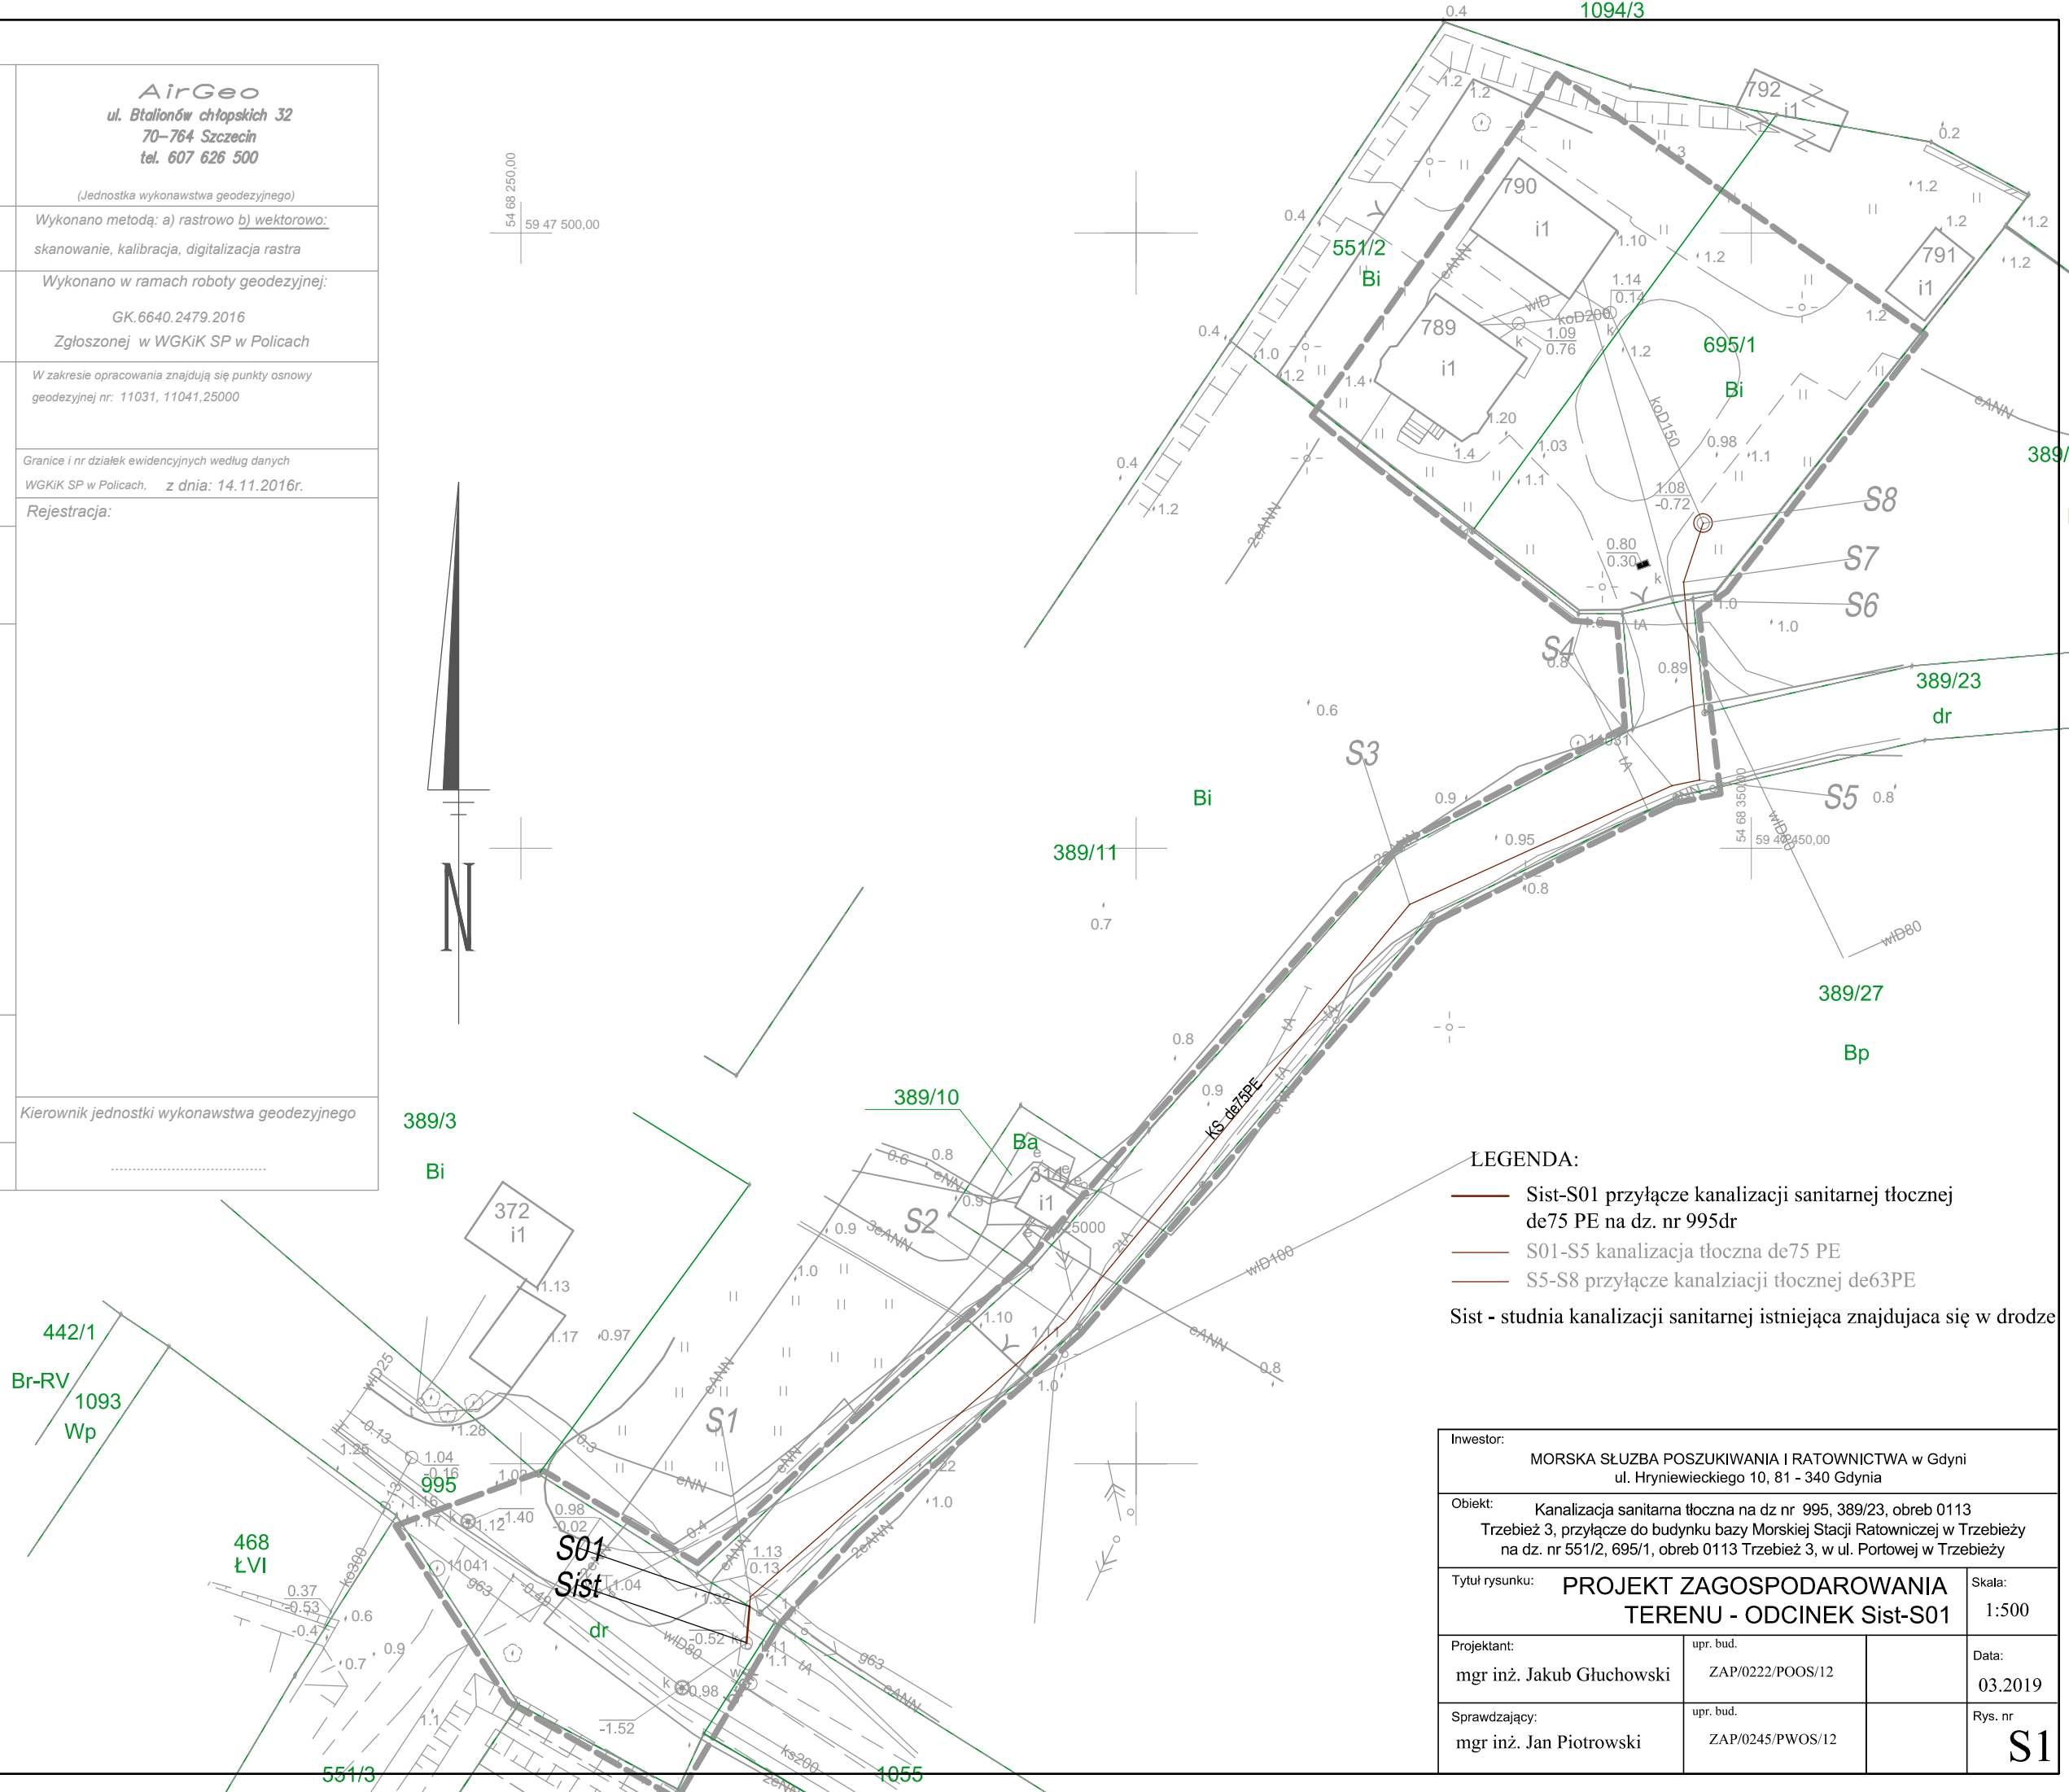

- LEGENDA:**
- Sist-S01 przyłącze kanalizacji sanitarnej tłocznej de75 PE na dz. nr 995dr
 - S01-S5 kanalizacja tłoczna de75 PE
 - S5-S8 przyłącze kanalizacji tłocznej de63PE
- Sist - studnia kanalizacji sanitarnej istniejąca znajdująca się w drodze

Współrzędne geodezyjne

	X	Y
Sist	5947385.44	5468268.33
S01	5947388.39	5468268.59
S1	5947389.16	5468268.67
S2	5947411.59	5468294.28
S3	5947445.44	5468322.25
S4	5947455.10	5468343.56
S5	5947455.54	5468345.81
S6	5947470.14	5468344.63
S7	5947471.63	5468344.51
S8	5947476.43	5468346.09

Inwestor: MORSKA SŁUŻBA POSZUKIWANIA I RATOWNICTWA w Gdyni ul. Hryniewieckiego 10, 81 - 340 Gdynia	
Obiekt: Kanalizacja sanitarna tłoczna na dz nr 995, 389/23, obręb 0113 Trzebież 3, przyłącze do budynku bazy Morskiej Stacji Ratowniczej w Trzebieży na dz. nr 551/2, 695/1, obręb 0113 Trzebież 3, w ul. Portowej w Trzebieży	
Tytuł rysunku: PROJEKT ZAGOSPODAROWANIA TERENU - ODCINEK Sist-S01	
Projektant: mgr inż. Jakub Głuchowski	upr. bud. ZAP/0222/POOS/12
Data: 03.2019	
Sprawdzający: mgr inż. Jan Piotrowski	upr. bud. ZAP/0245/PWOS/12
Rys. nr S1	